




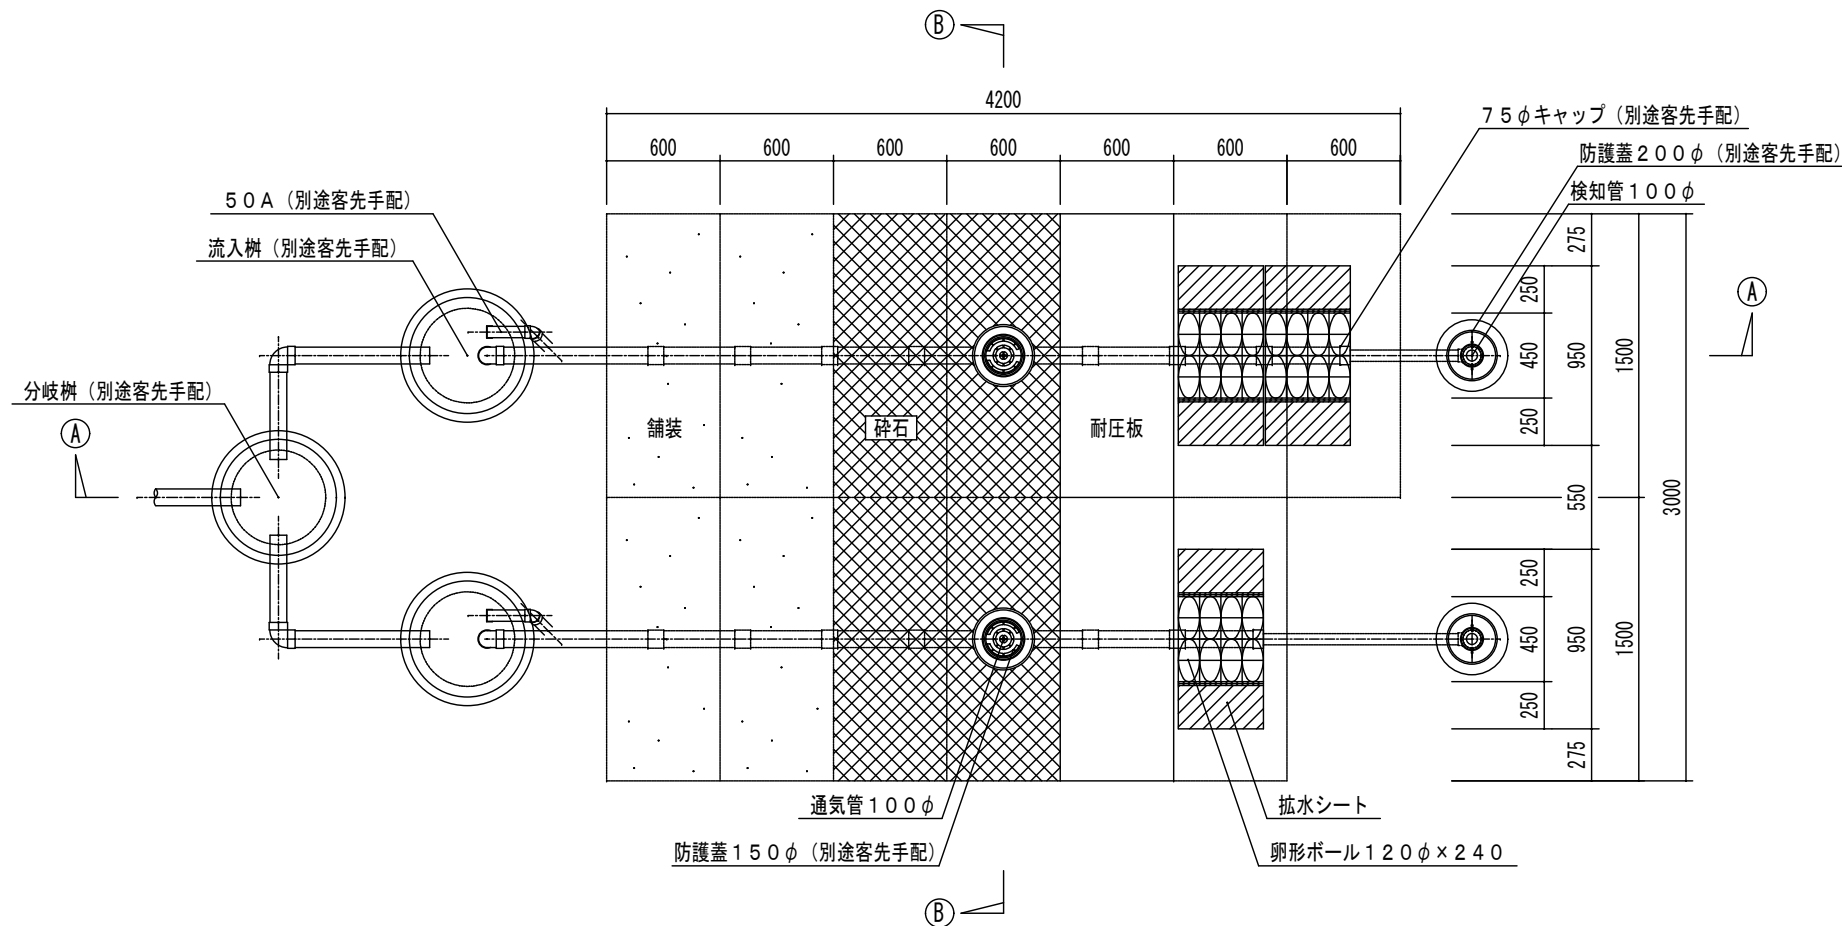

SRS-EPS土壌拡散処理システム平面図

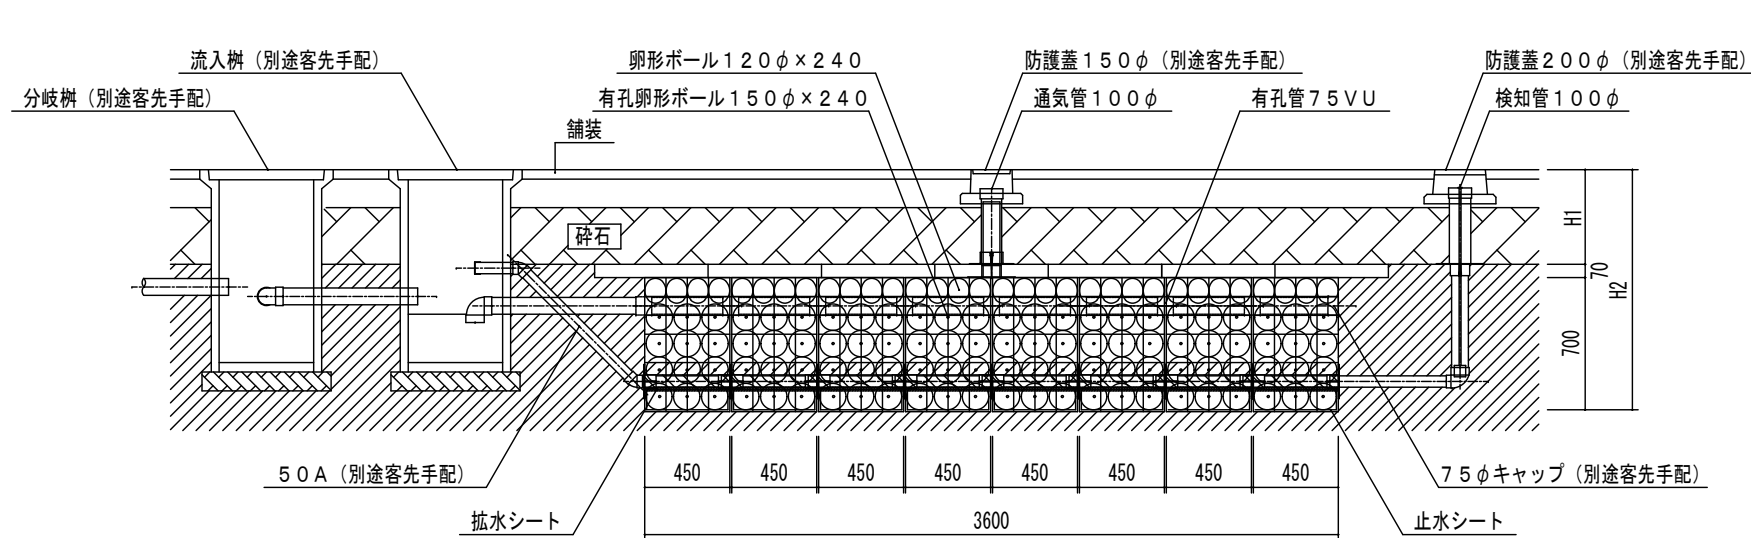

A-A断面図

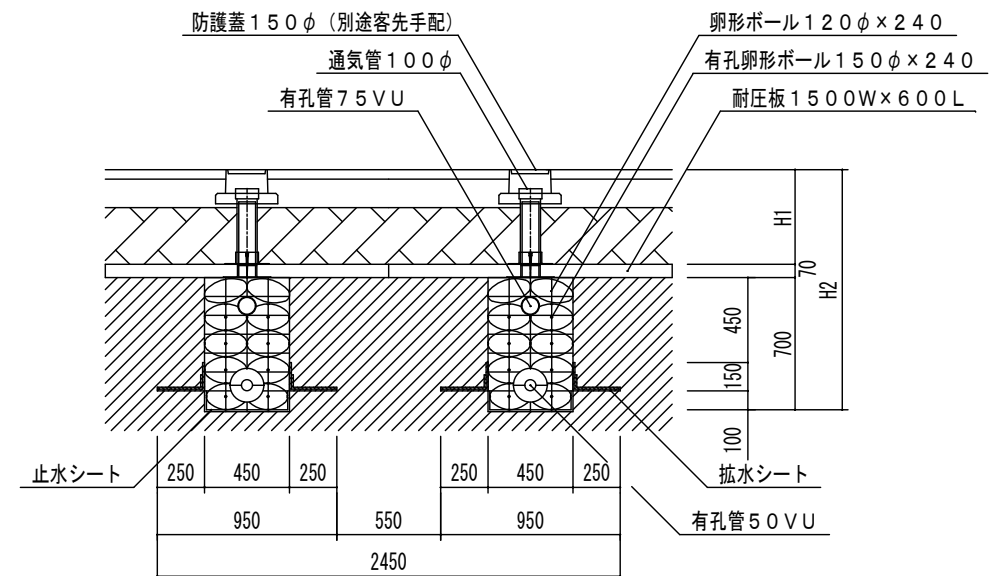

B-B断面図

計画汚水量 : 3600 L/日
処理能力 : 250 L/基
必要基数 : $3600 \text{ L} \div 250 \text{ L} = 14.4$
15 基とする
必要処理面長 : $0.45 \text{ m} \times 15 \text{ 基} = 6.75 \text{ m}$
※ H1 : 400mm以上 (中耐荷重対応)
: 600mm以上 (重耐荷重対応)
H2 :
検知管用防護蓋 : 参考品番 FVK-20セット
通気管用防護蓋 : 参考品番 HB-A (D) 15Aセット

株式会社エスアールエスディービー社

承認	設計	担当	製図	縮尺
				設計年月日

図面名称 SRS-EPS土壌拡散処理システム18人槽用(15基)図面
備考 駐車場仕様・2列設置

No.