




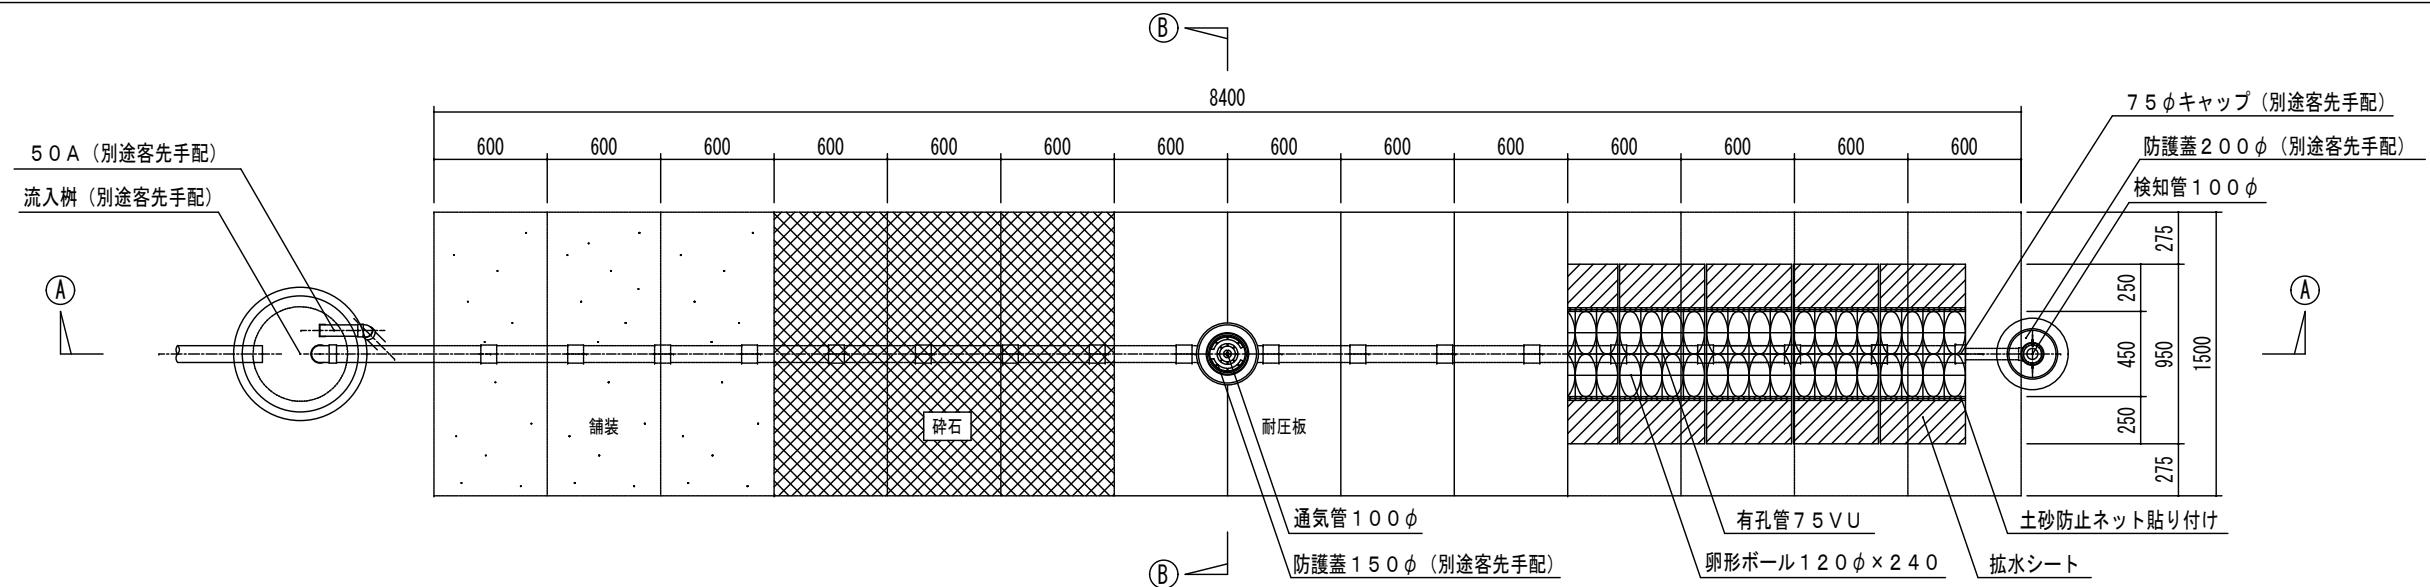

SRS-EPS土壌拡散処理システム平面図

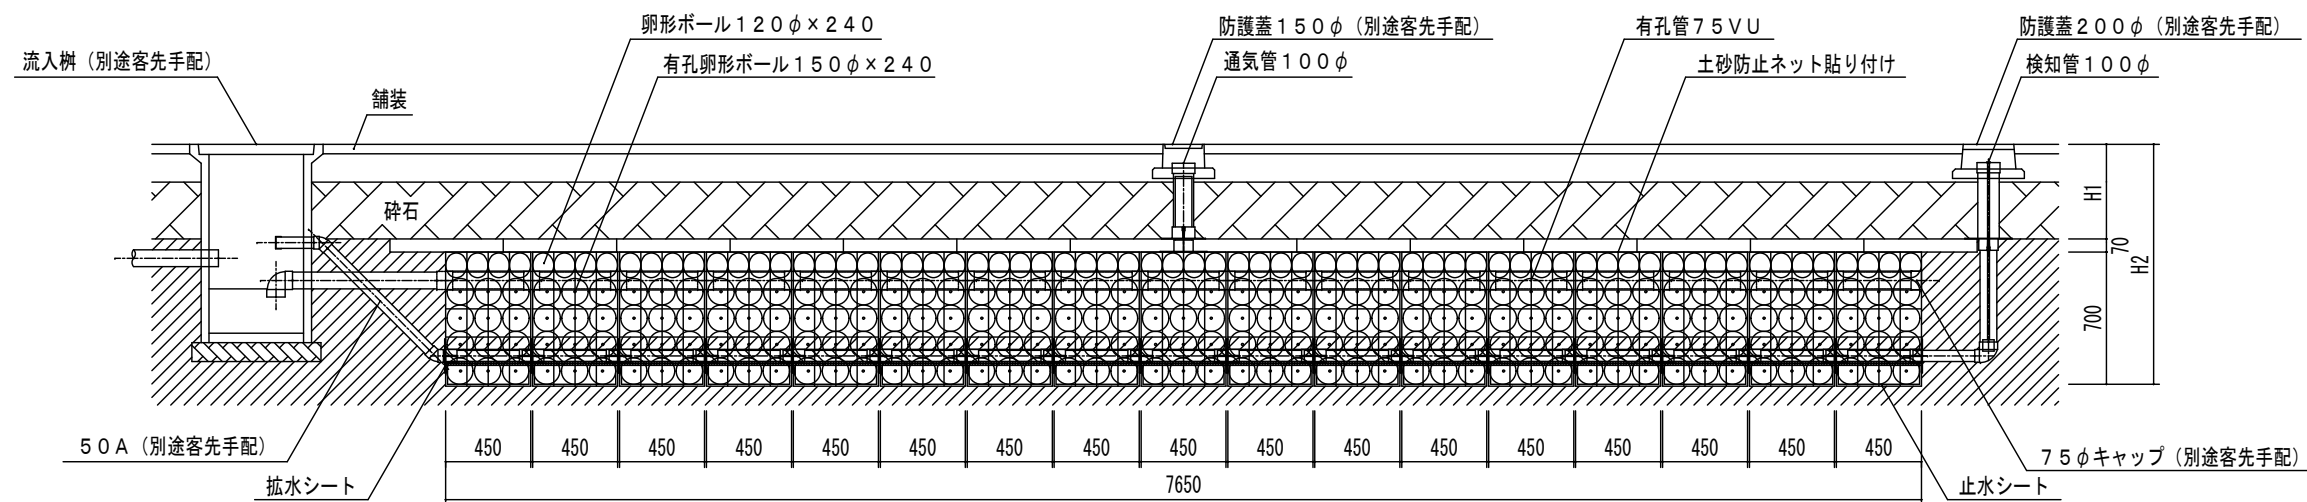

A-A断面図

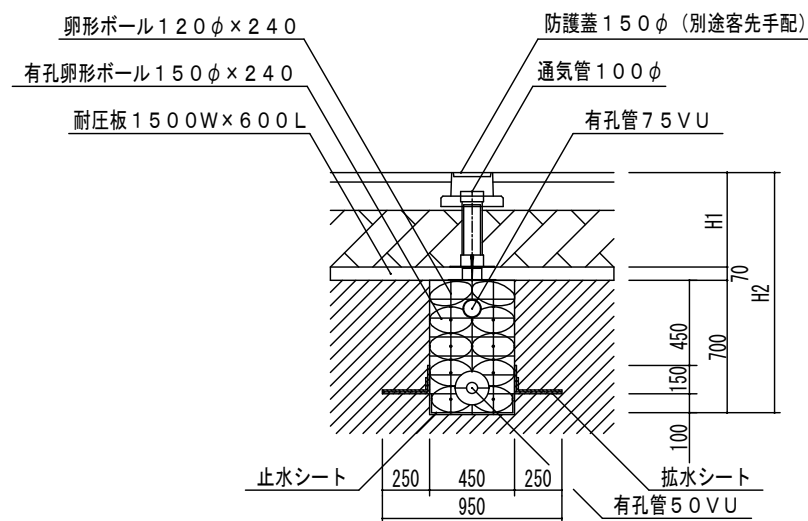

B-B断面図

計画汚水量 : 4200 L/日
 処理能力 : 250 L/基
 必要基数 : $4200 \text{ L} \div 250 \text{ L} = 16.8$
 17 基とする
 必要処理面長 : $0.45 \text{ m} \times 17 \text{ 基} = 7.65 \text{ m}$
 ※ H1 : 400mm以上 (中耐荷重対応)
 : 600mm以上 (重耐荷重対応)
 H2 :
 検知管用防護蓋 : 参考品番 FVK-20セット
 通気管用防護蓋 : 参考品番 HB-A (D) 15Aセット

株式会社エスアールエスディービー社

承認	設計	担当	製図	縮尺	図面名称	備考	No.
				設計年月日	SRS-EPS土壌拡散処理システム21人槽用(17基)図面	駐車場仕様・1列設置	