



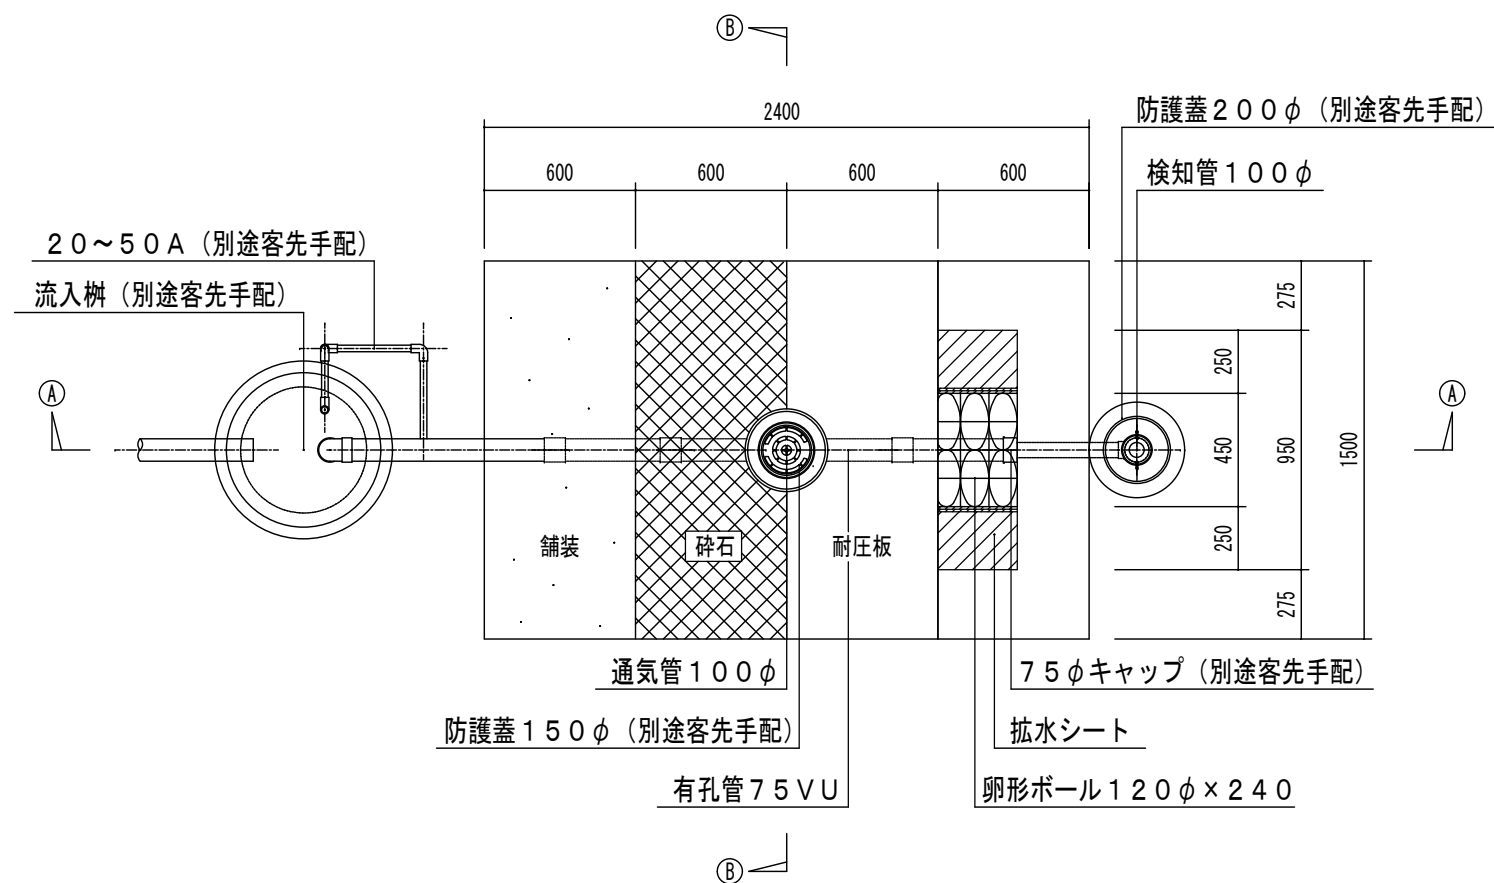


SRS-EPS土壌拡散処理システム平面図

計画汚水量 : 1000 L/日
 処理能力 : 250 L/基
 必要基数 : $1000 \text{ L} \div 250 \text{ L} = 4.0$
 4 基とする
 必要処理面長 : $0.45 \text{ m} \times 4 \text{ 基} = 1.8 \text{ m}$
 ※ H1 : 600mm以上
 H2 : 1370mm以上
 検知管用防護蓋 : 参考品番 FVK-20セット
 通気管用防護蓋 : 参考品番 HB-A(D)15Aセット

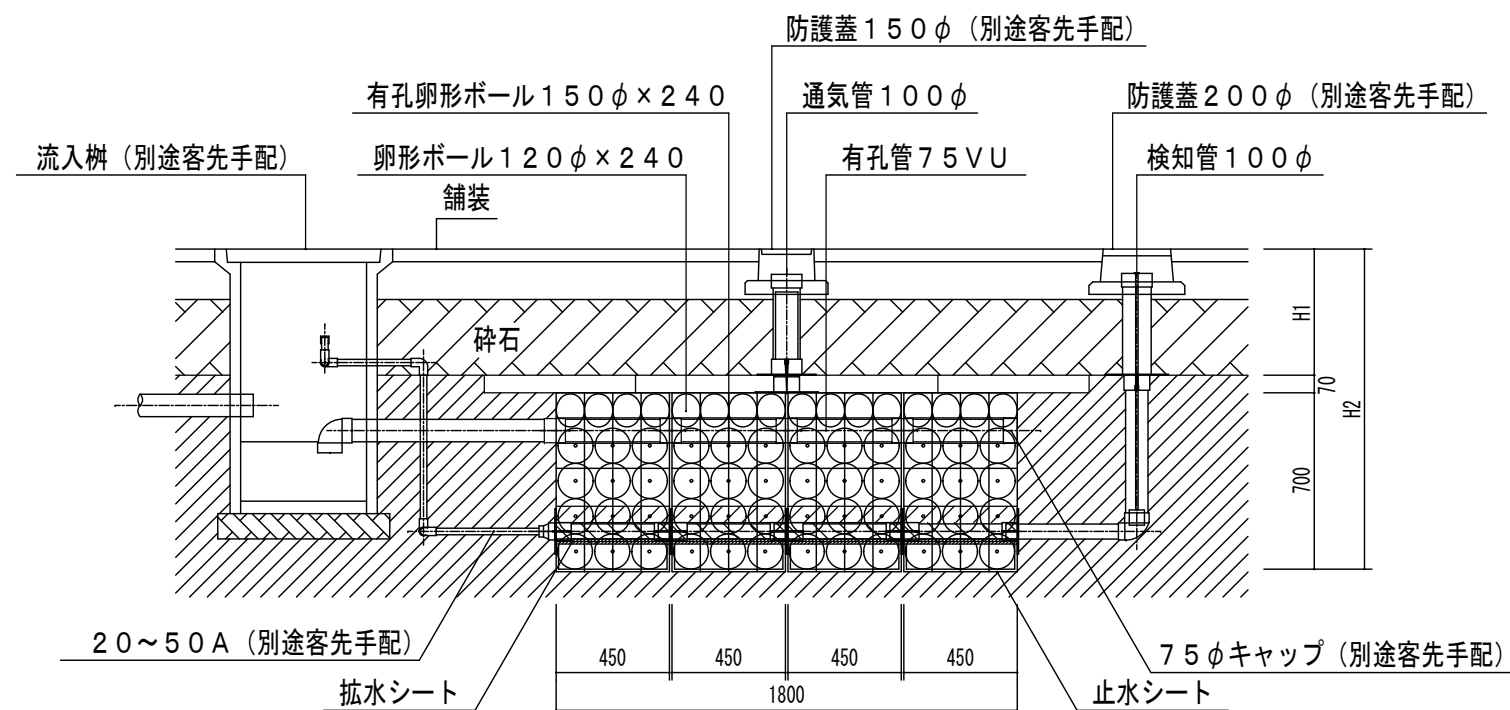

A-A断面図

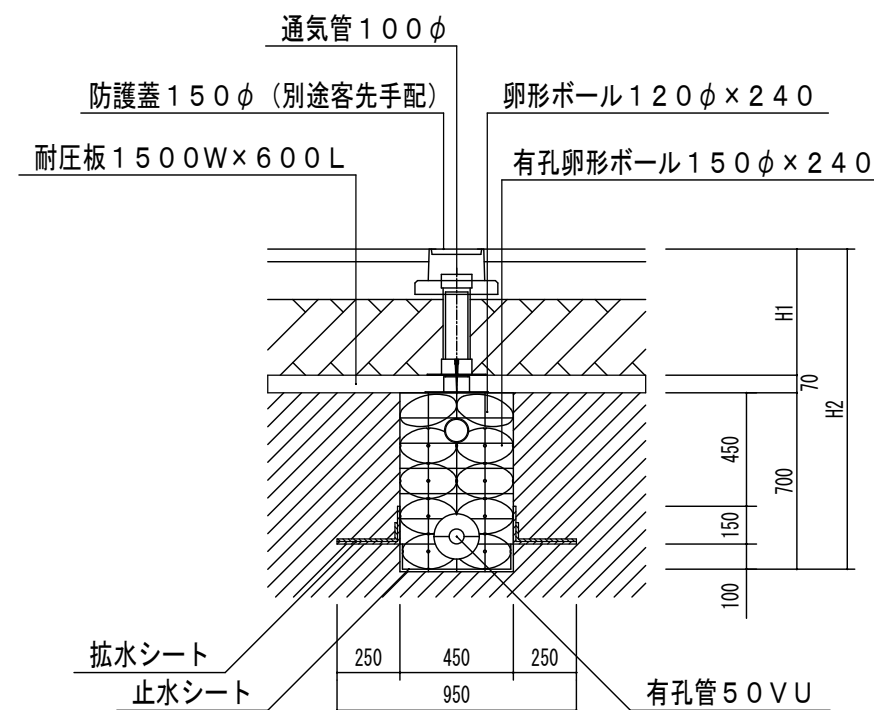

B-B断面図

株式会社エスアールエスディービー社

承認	設計	担当	製図	縮尺
				設計年月日

図面名称	SRS-EPS土壌拡散処理システム5人槽用(4基)図面
備考	駐車場仕様・1列設置

No.