



計画汚水量 : 1400 L/日
 処理能力 : 250 L/基
 必要基数 : $1400 \text{ L} \div 250 \text{ L} = 5.6$
 6 基とする
 必要処理面長 : $0.45 \text{ m} \times 6 \text{ 基} = 2.7 \text{ m}$
 ※ H1 :
 H2 :
 検知管用防護蓋 : 参考品番 FVK-20セット
 通気管用防護蓋 : 参考品番 HB-A (D) 15Aセット

SRS-EPS 土壤拡散処理システム平面図

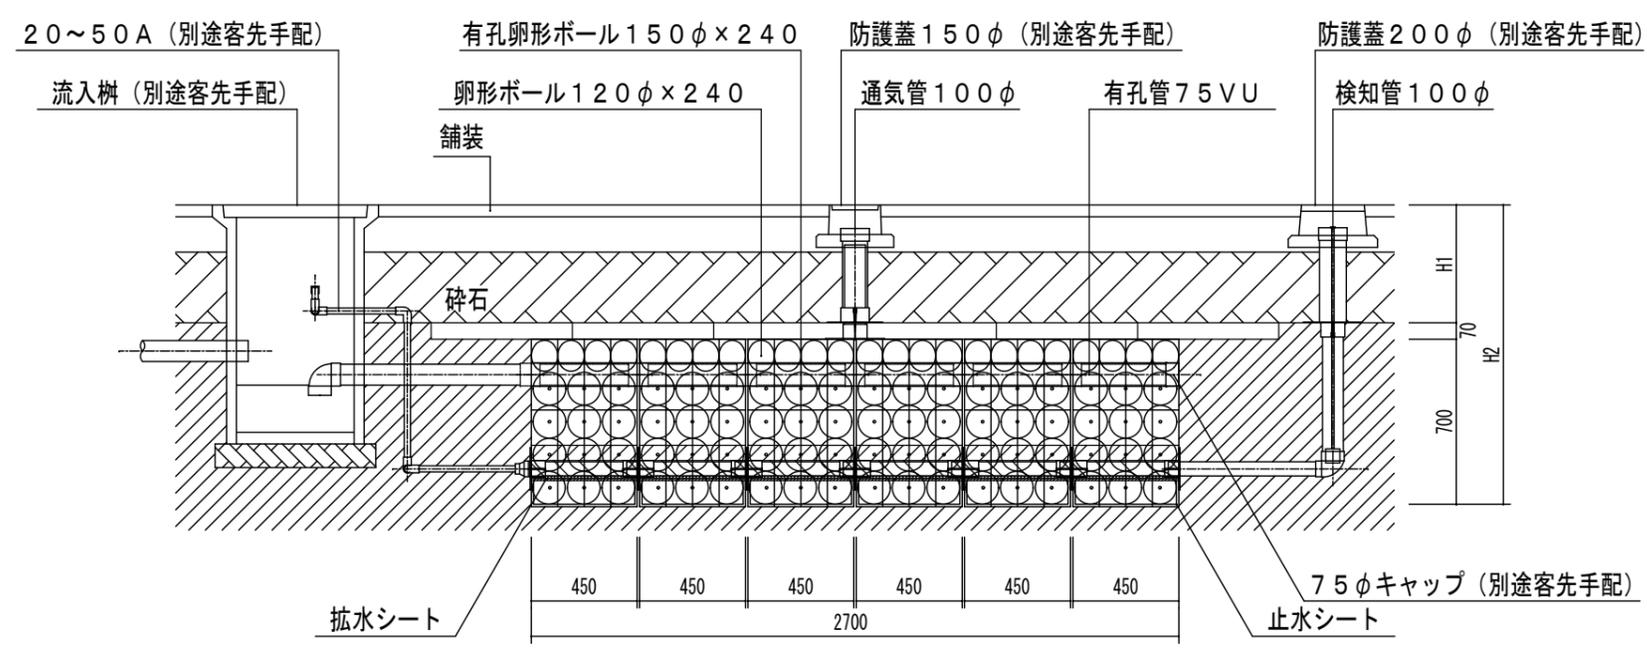

A-A 断面図

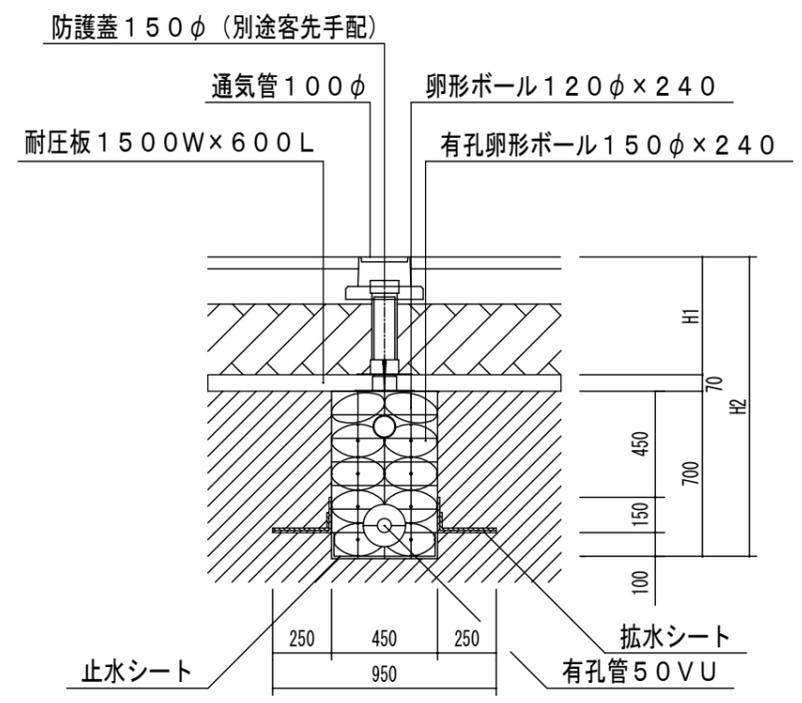

B-B 断面図

株式会社エスアールエスディービー社

承認	設計	担当	製図	縮尺
				設計年月日

図面名称	SRS-EPS 土壤拡散処理システム7人槽用 (6基) 図面
備考	駐車場仕様・1列設置

No.